


STAROSTWO POWIATOWE
w Kielcach
Al. IX Wieków Kielc 3
25-516 KIELCE

- G1 Grzejnik elektryczny
- P Podgrzewacz elektryczny
- Kp Kurtyna powietrzna
- A Oprawa zwieszakowa Skarab 19-03/455-CZ-1 4x55W IP20
- Beghelli - Elplast
- C Płatonia energooszczędna Micro szczelna

Wysokość montażu

- Gniazda ogólne - 0,3 m
- Gniazda podgrzewaczy P3 1,1m nadumywalkowe
- Gniazda grzejników G1...G3 0,8m
- Wyłączniki oświetlenia 1,4m

Zaprojektowano pod względem zgodności z przepisami bezpieczeństwa i higieny pracy oraz wymaganiami ergonomii:
1) bez zastrzeżeń
2) z zastrzeżeniami wymienionymi w załączeniu
inż. inż. Ewa Ziętek
Rzeszowska 45 37-100
bezpieczeństwa i higieny pracy
nr upr. GIP 507/03 w gnieźnie
1.1, 1.2, 1.3
Kielce, ul. Łąki 40 A
tel. 345 73-83
32/10
2010.05.29
Teleks
(podpis)

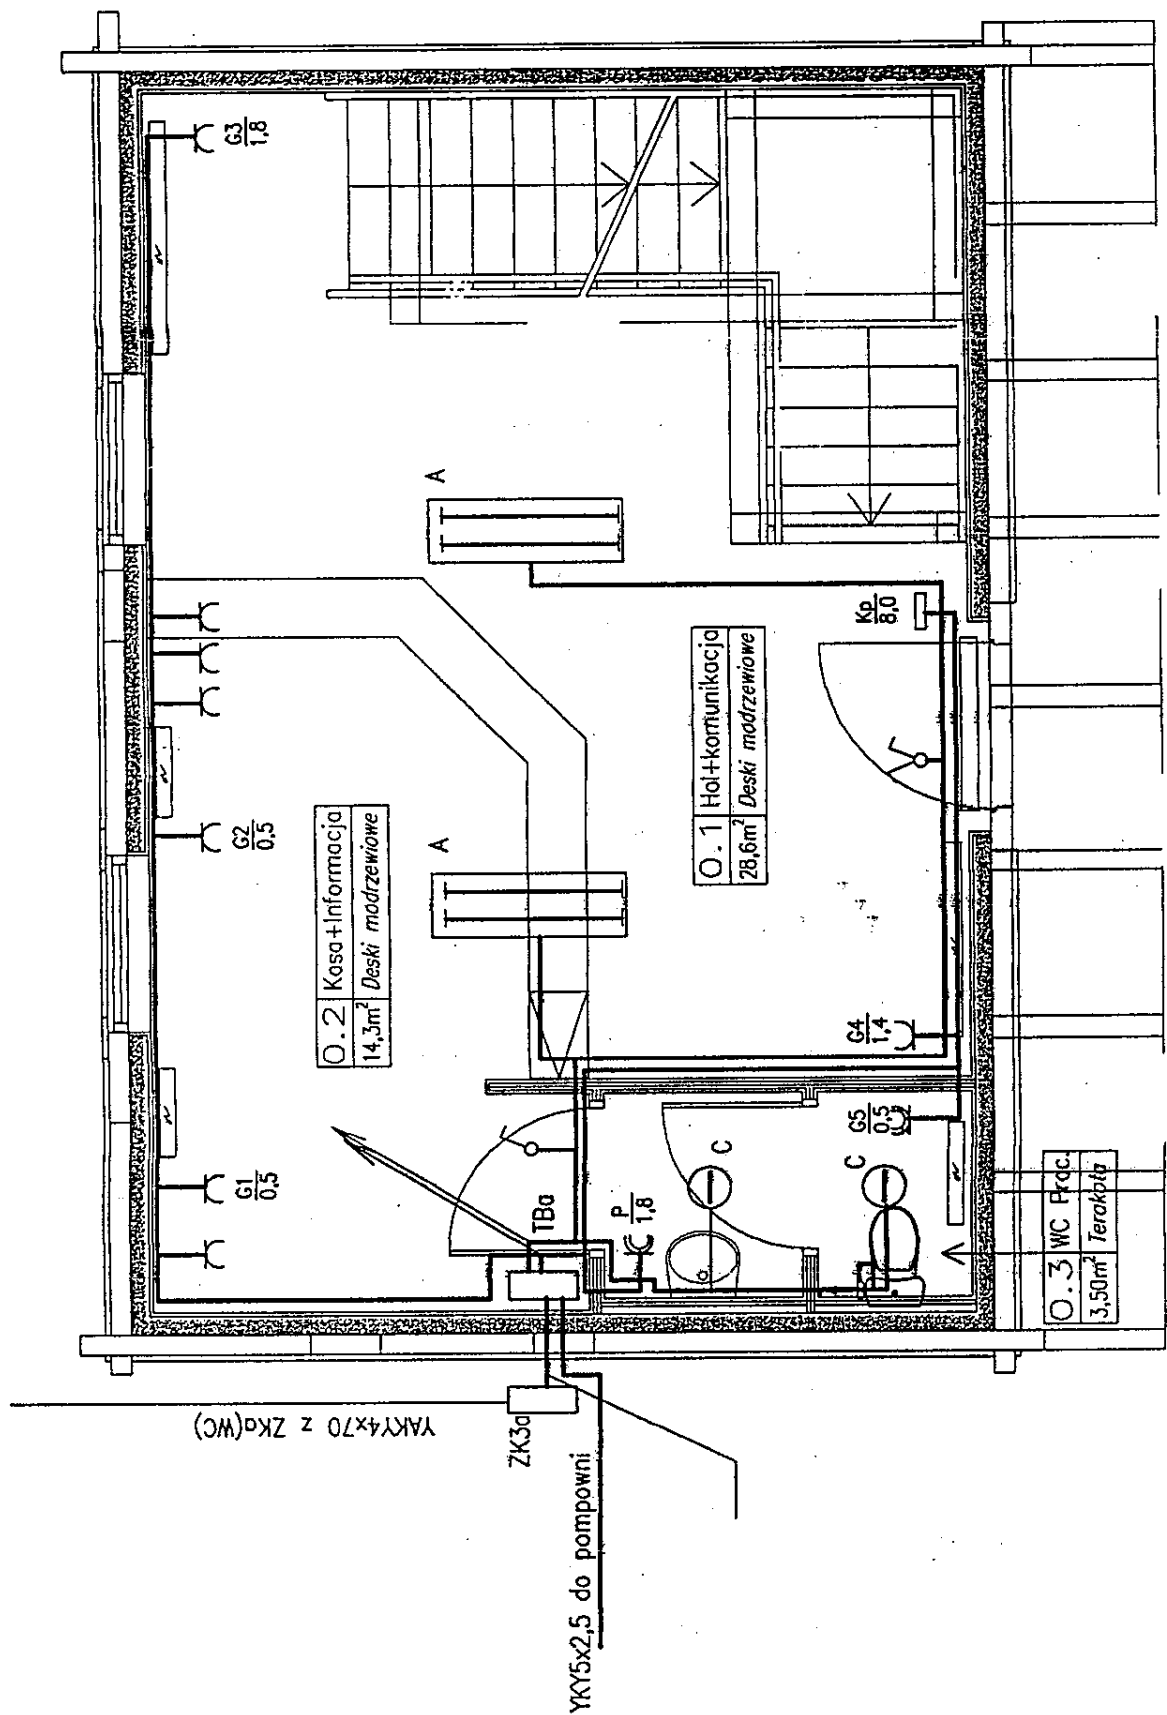

STUDIO "S BIS"

KIELCE UL. Wojska Polskiego 49/18

Opis: Zmiana sposobu użytkowania obiektu spichlerza z Chęcin z przeniesieniem na oraz galerię sztuki ludowej w skarni	nr. upr.	podpis
Projektował: inż. Józef Bałaga	KL-210/89	<i>[Signature]</i>
Opracował: inż. Edmund Nowak	KL-182/89	<i>[Signature]</i>
Branża: Elektryczna		
Skala: 1:50		
Data: 09.2010.		
Nr rysunku: 2		

Treść: Rzut parteru - plan instalacji elektrycznych

IMIE I NAZWISKO
inż. Józef Bałaga
inż. Edmund Nowak